





**SDEG 16**


**Syndicat Départemental  
d'Électricité et de Gaz  
de la Charente**

Commune de AUSSAC-VADALLE  
Lieu des travaux : Aussac - Rue du Chalet  
Dossier SDEG 16 n° 2023-AE-0136-EP

**R1**  
Fourniture et pose d'un regard (reprise TPC posé par la commune)

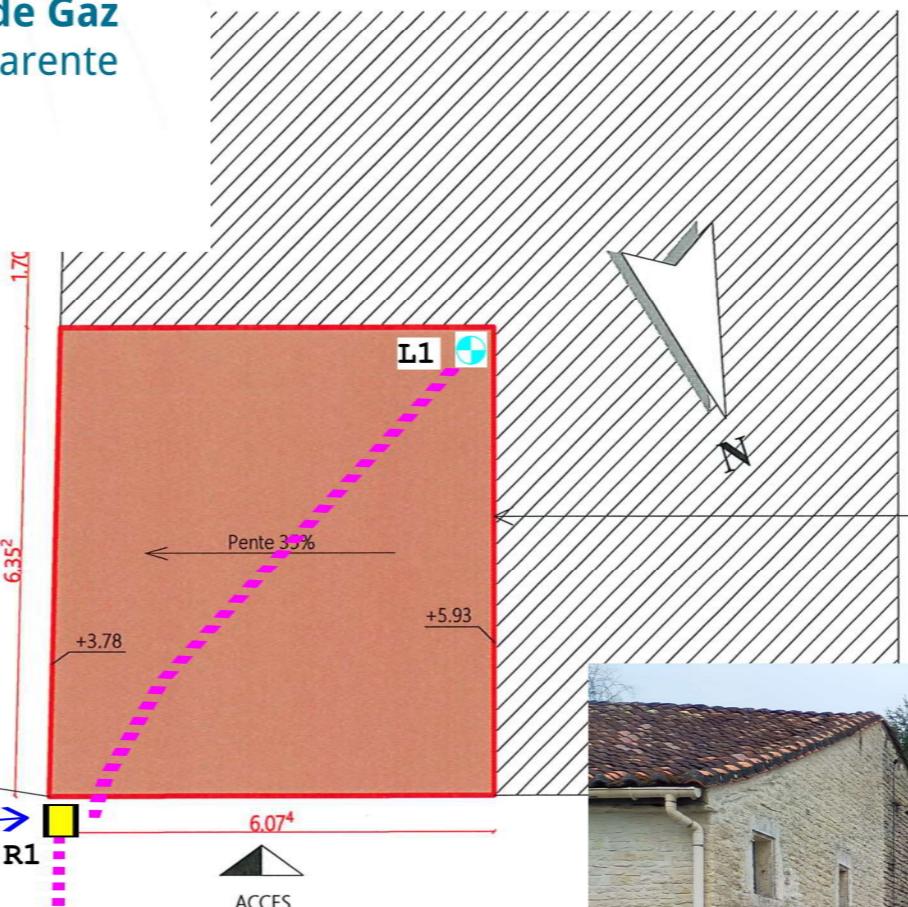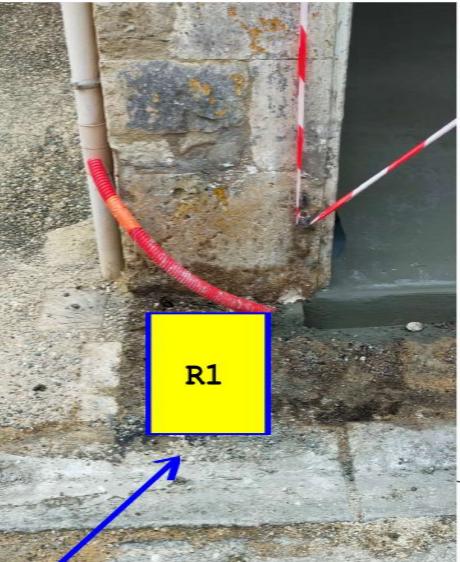

## RUE DU CHALET

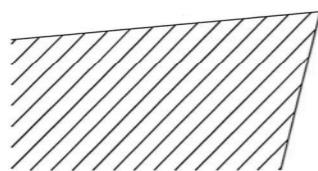


**AW 025**

**EP1**



**EP1**  
Fourniture et pose d'un coffret EP sur PBA (équipé - d'une protection différentielle haute sensibilité 30mA - 10A - porte fusible - parafoudre pour luminaire LED)  
Confection d'une MALT

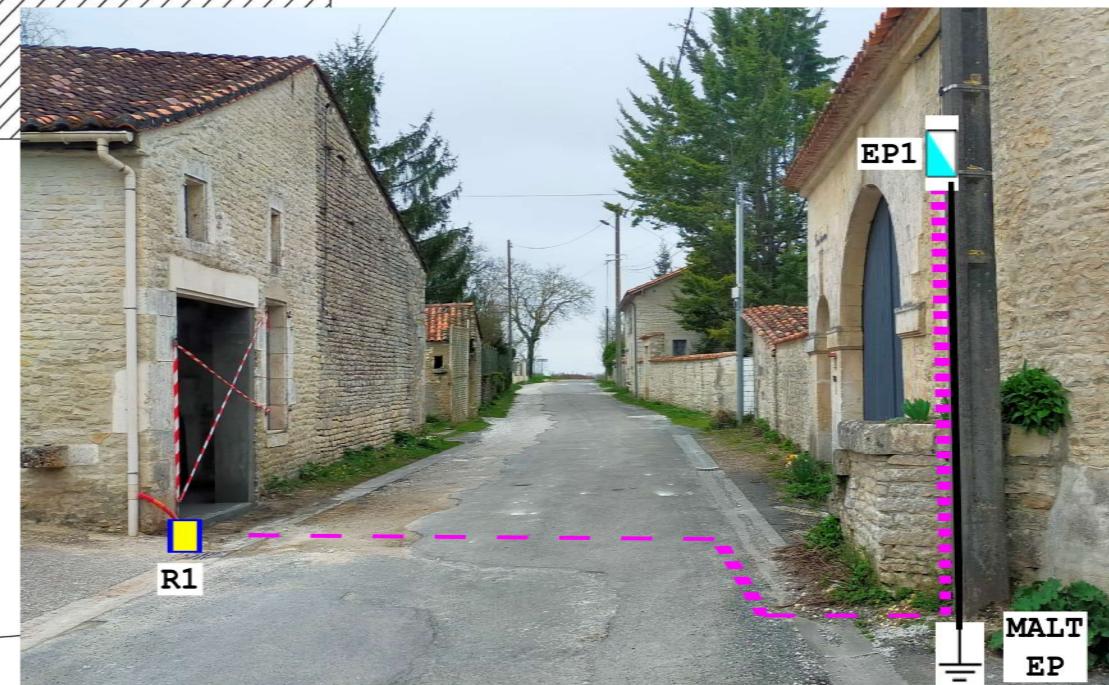

**NOTA 1 :**  
Le projet est implanté suivant le plan cadastral.  
L'architecte ne peut pas être tenu responsable des erreurs et/ou des modifications liées au bornage qui devra être réalisé ultérieurement.

**NOTA 2 :**  
- Fondations déterminées après sondage de sol  
- Ces plans ne sont pas des plans d'exécutions  
- Mesure de côte interdite sur plan

Projet :
Aménagement d'une Halte couverte. Rue du Chalet 16560 AUSSAC VADALLE

Maître d'ouvrage :
MAIRIE 61, rue de la république 16560 AUSSAC-VADALLE

Maître d'Oeuvre :
 143, rue de Montmoreau - 16000 Angoulême Tel : 05 45 25 44 48 - olivier.gouedo@orange.fr SIREN 332 138 C 3 Arvoréne Capitale 20 000

PHASE		PLAN MASSE PROJET	
ESQ	DCE	Echelle: 1 : 100	
APD	EXE	Date: 22/11/2022 09:23:52	
DP	DOE	Repère: DP 9	